

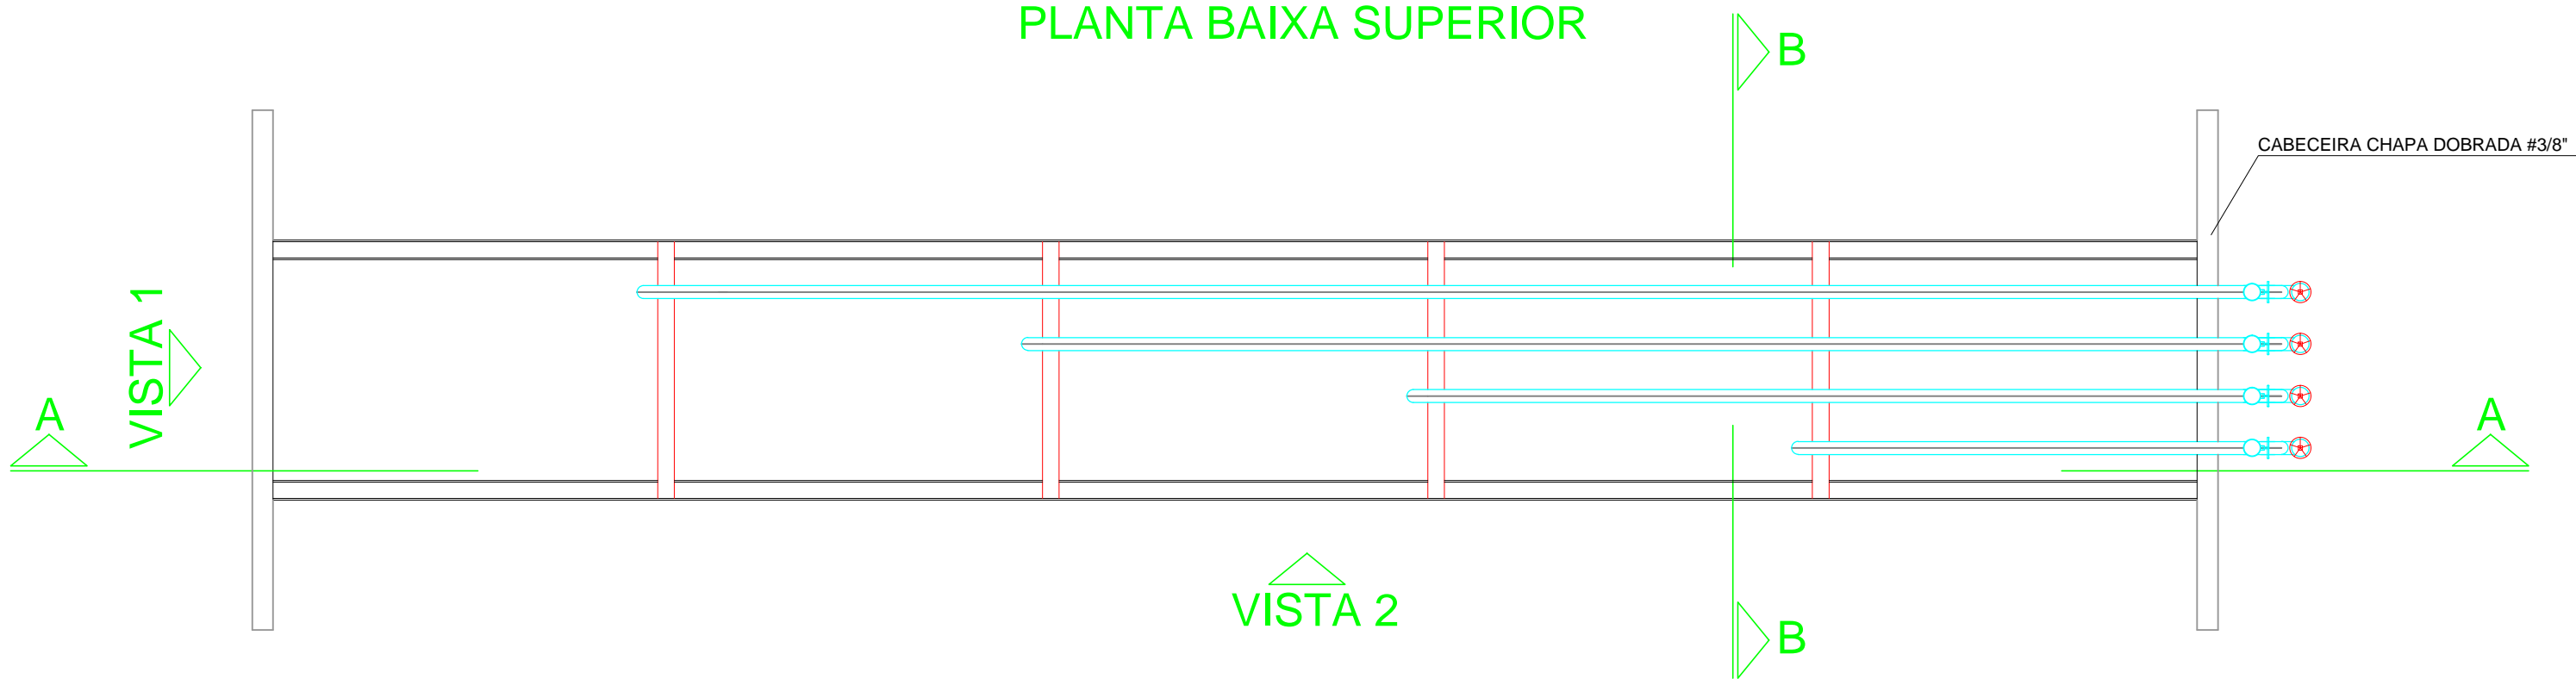


PLANTA BAIXA SUPERIOR

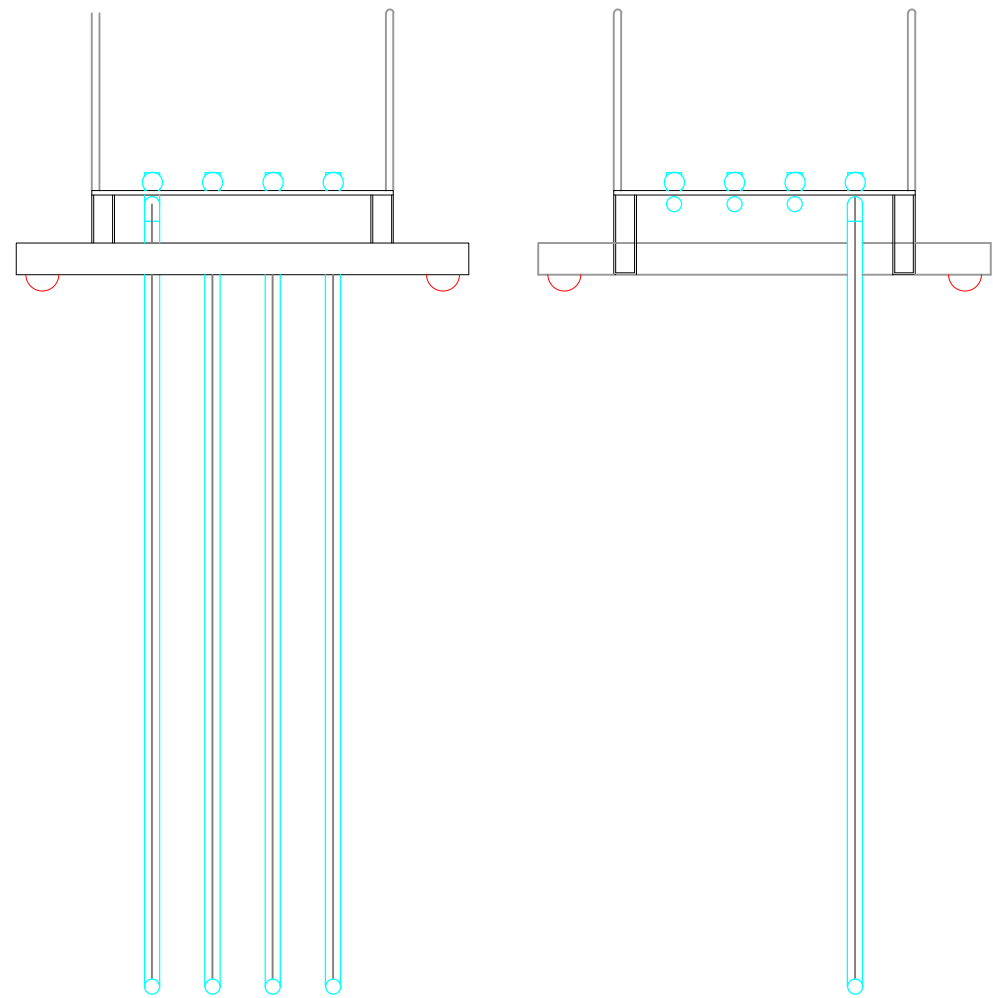


PLANTA BAIXA INFERIOR

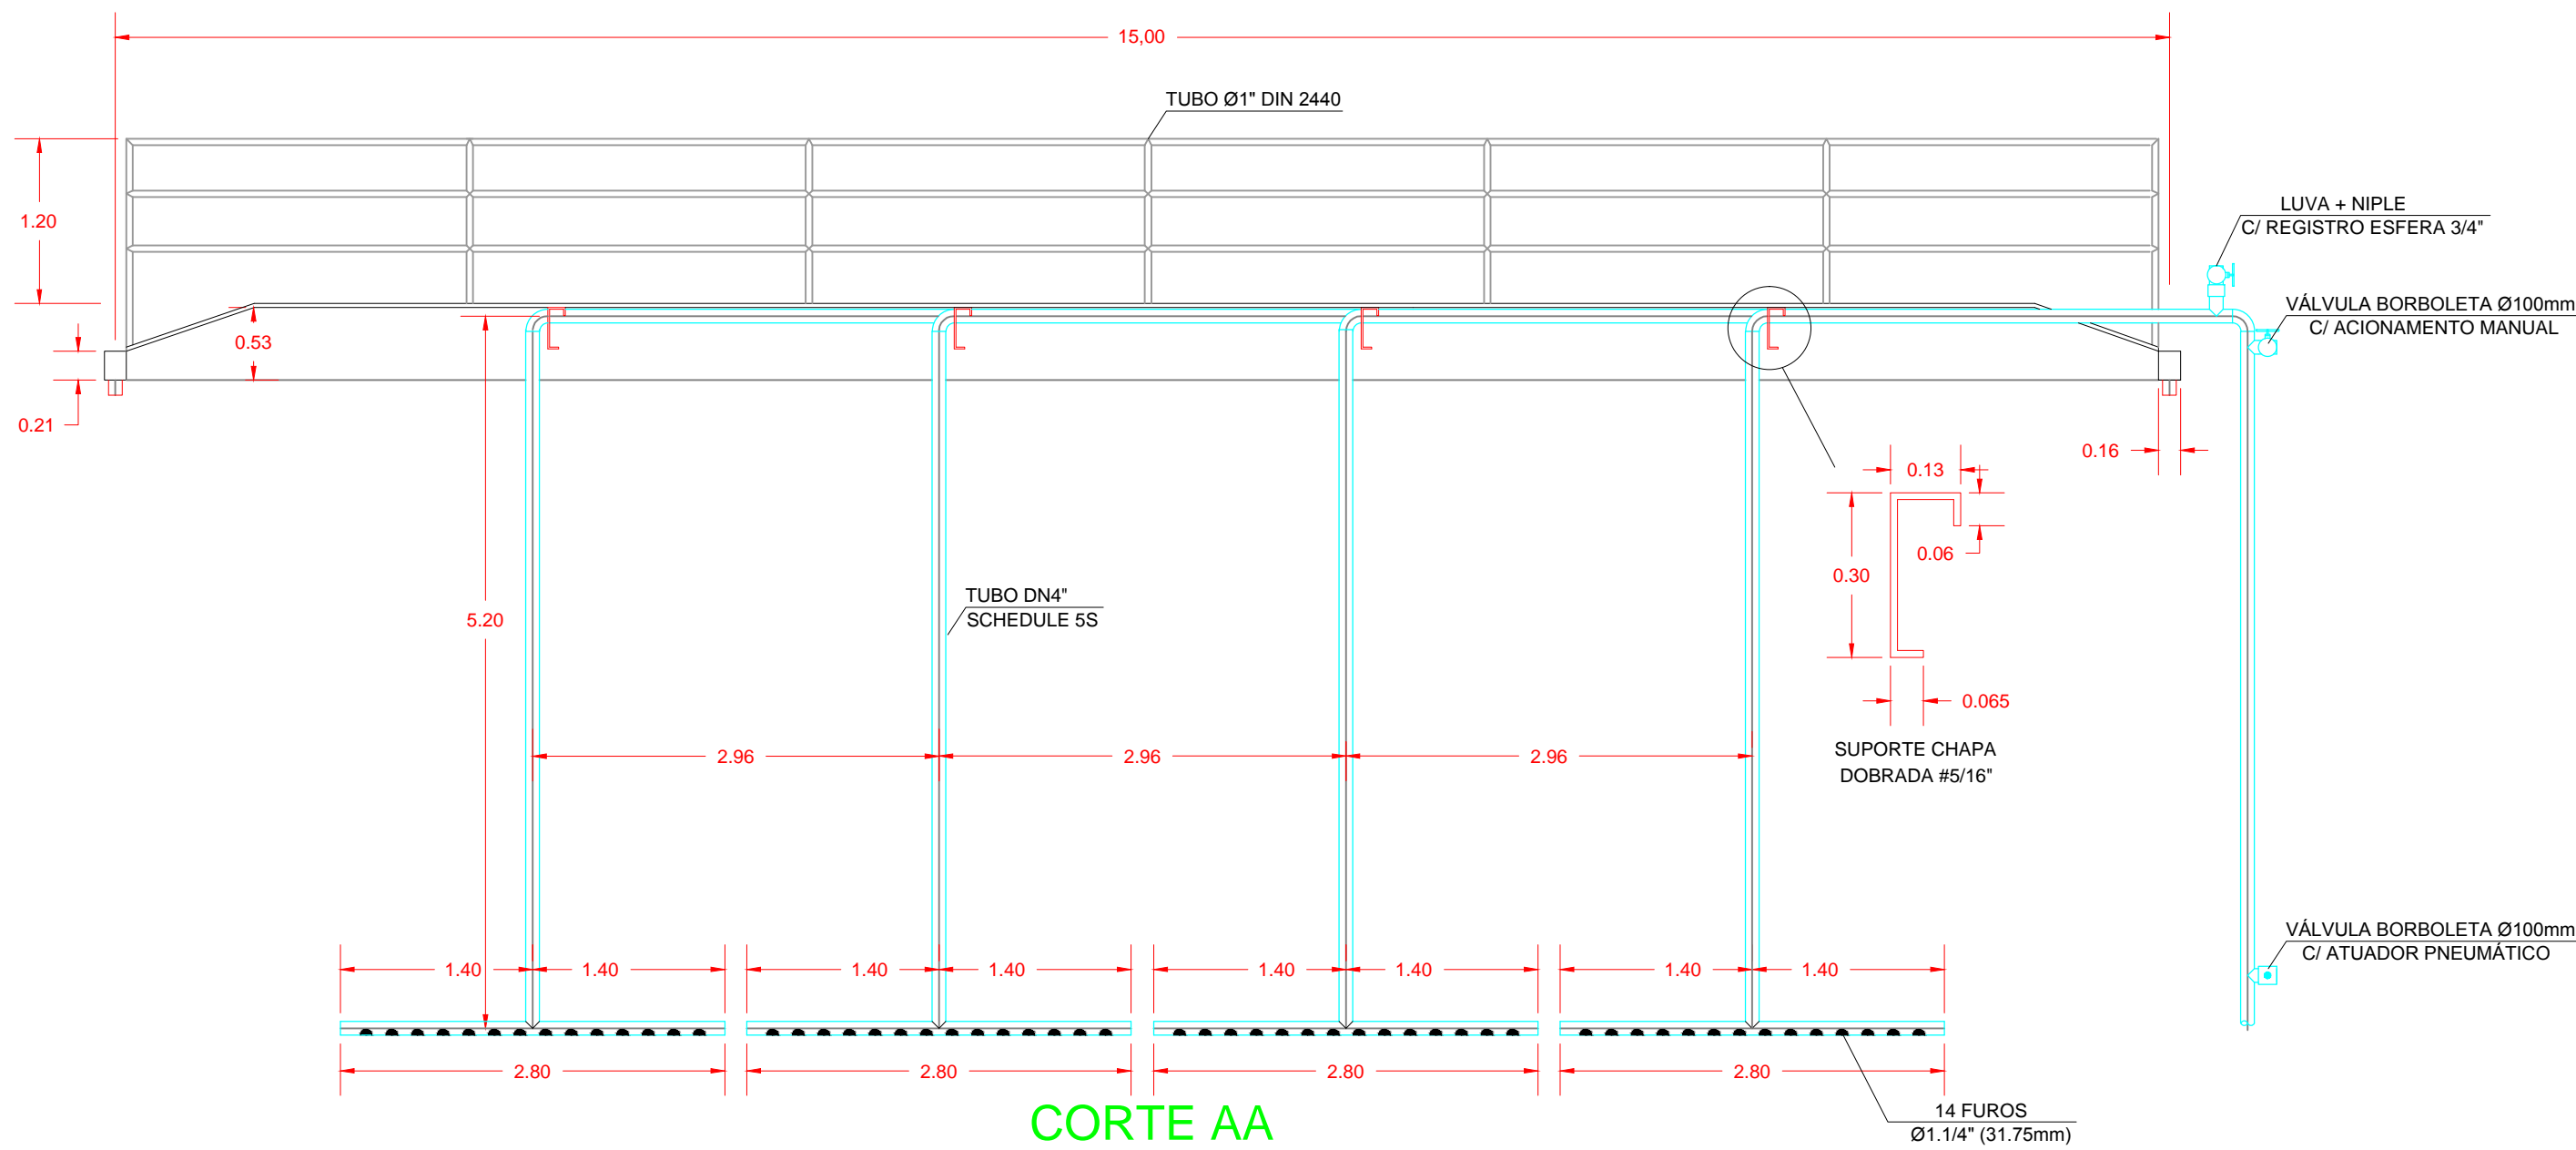

VISTA 1

CORTE BB

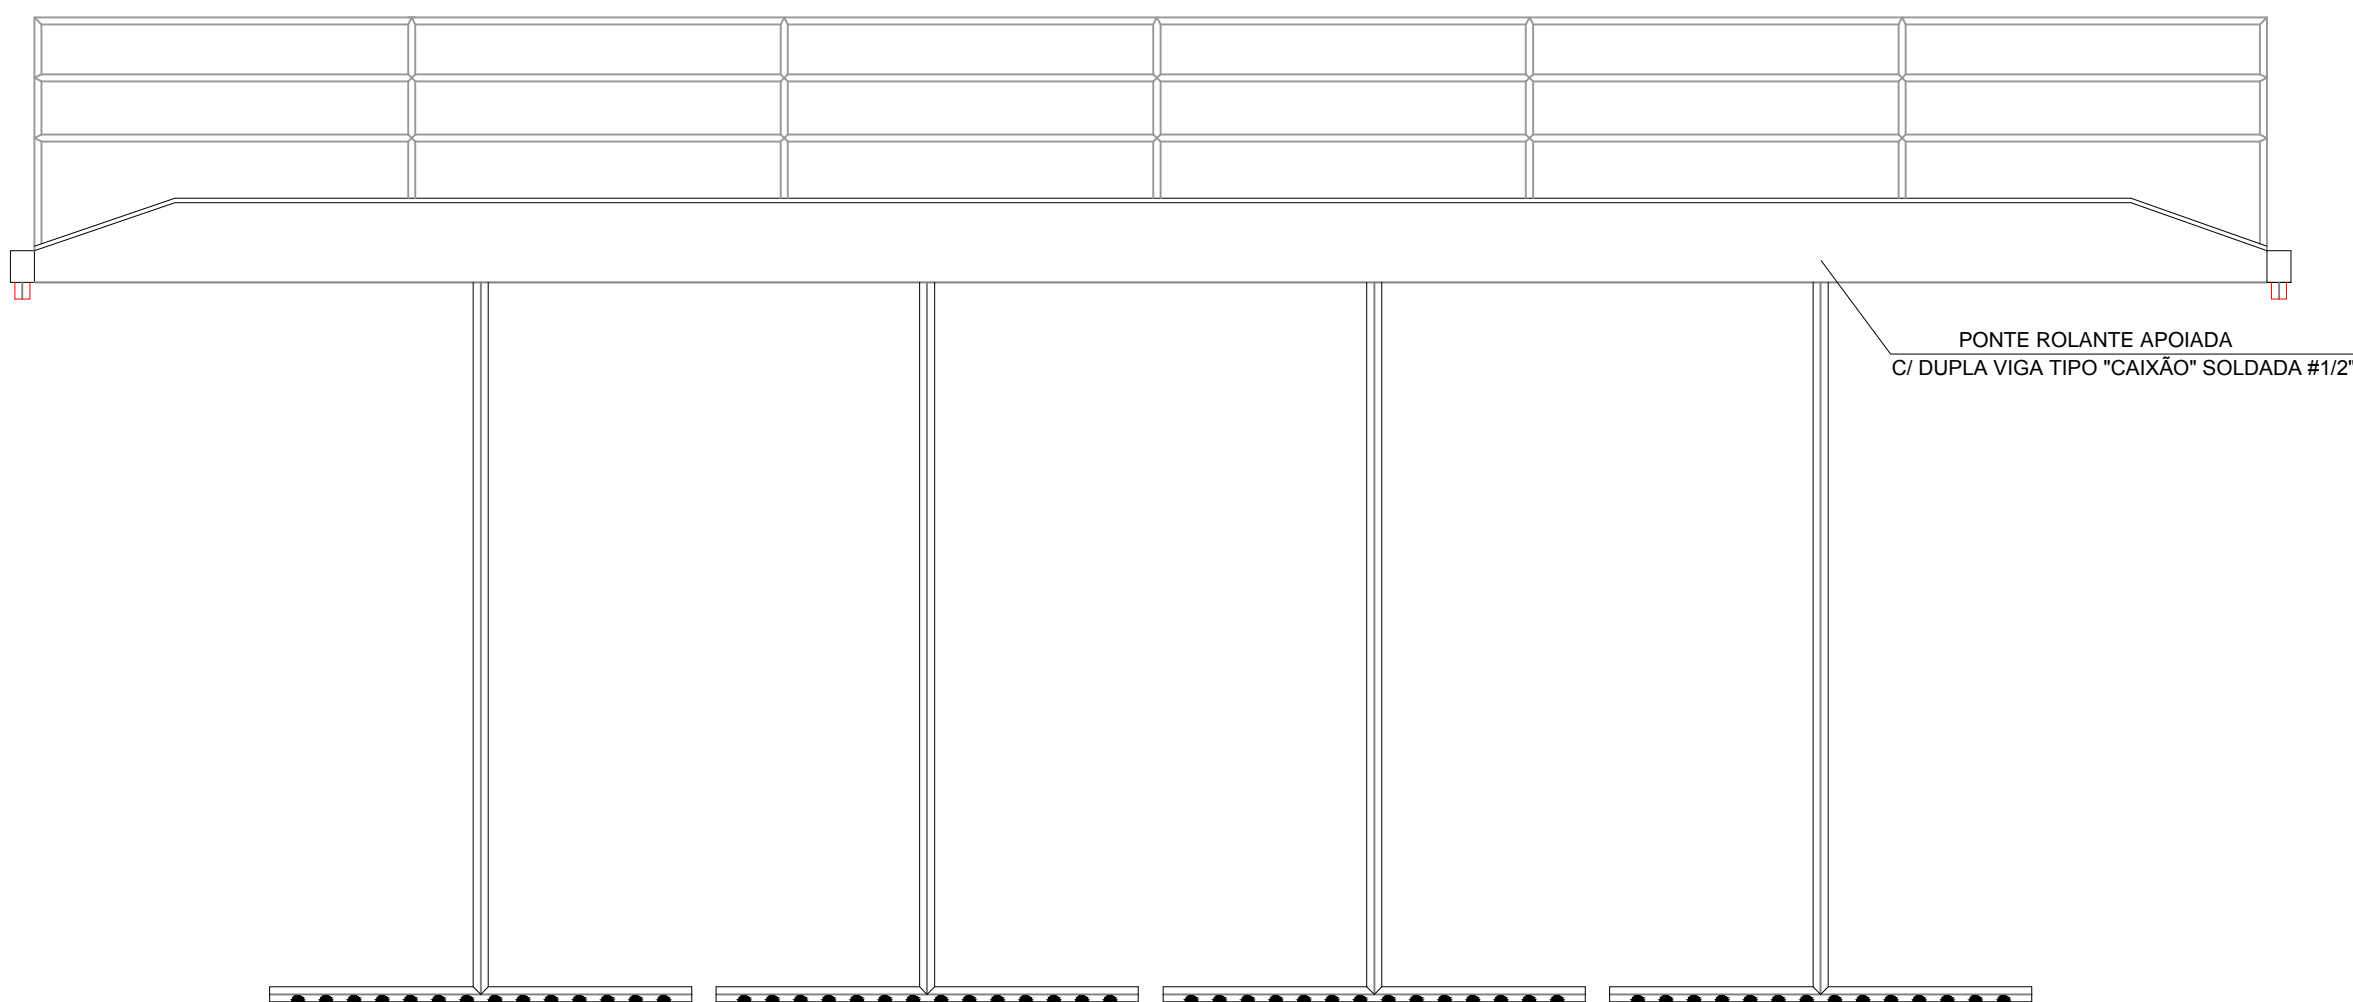

VISTA 2

OLOCAL

OBSERVAÇÃO:	NOTAS	DEPARTAMENTO DE OBRAS HIDRÁULICAS CADASTRO TÉCNICO		DATA: 01-11-2017	SEMAE - SERVIÇO MUNICIPAL DE ÁGUA E ESGOTO	SEMAE	REVISÃO N.º:		
PROIBIDA A REPRODUÇÃO TOTAL OU PARCIAL SEM AUTORIZAÇÃO POR ESCRITO DOS AUTORES				DESENHO: Maria	PROJETO: REFORMA E AMPLIAÇÃO - E.T.A. CAPIM FINO		ESCALA: 1/50		
				RESPONSÁVEIS:	CREA:		VISTO:	TÍTULO: REMOVEDOR DE LODO TIPO PONTE ROLANTE DO DECANTADOR E.T.A. 3 - CAPIM FINO PLANTAS - CORTES - VISTAS - DETALHES	FOLHA: ÚNICA